



PŮDORYS 1.NP – ROZMÍSTĚNÍ REGALŮ NA PLOŠE DEPOZITÁŘE

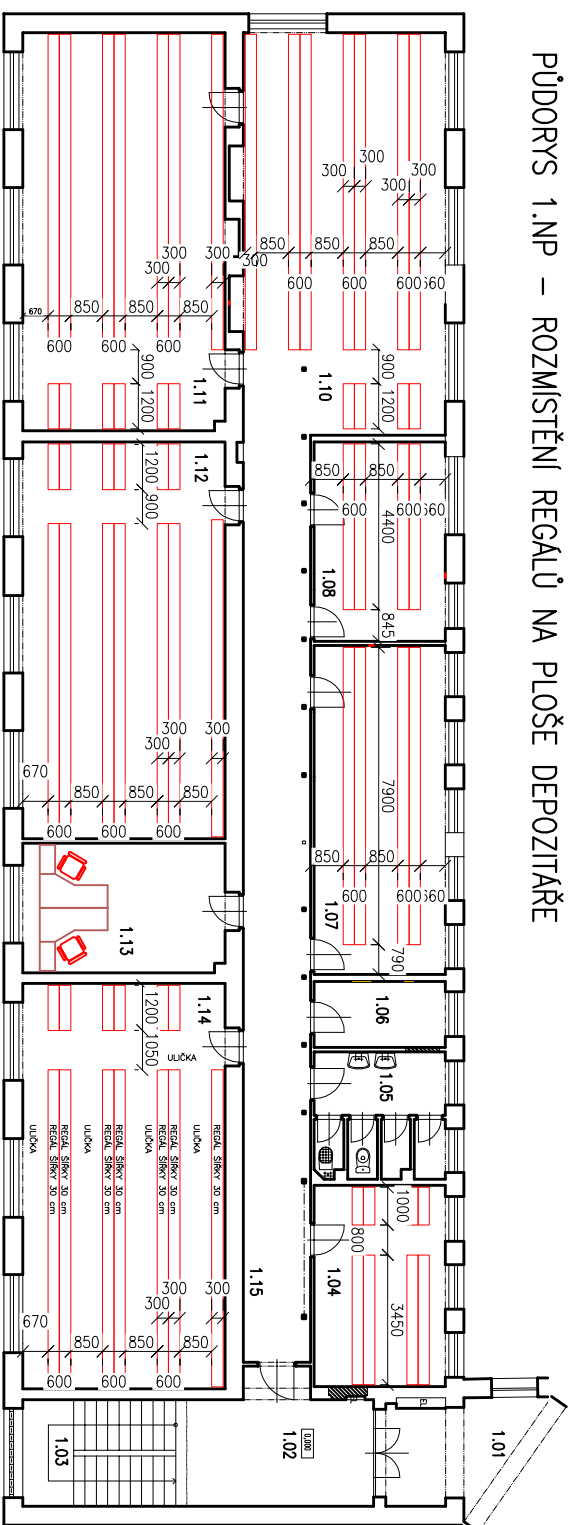

LEGENDA

- KONSTRUKCE OBJEKTU
- REGALOVÝ SYSTÉM



PŮDORYS 2.NP – ROZMÍSTĚNÍ REGALŮ NA PLOŠE DEPOZITÁŘE

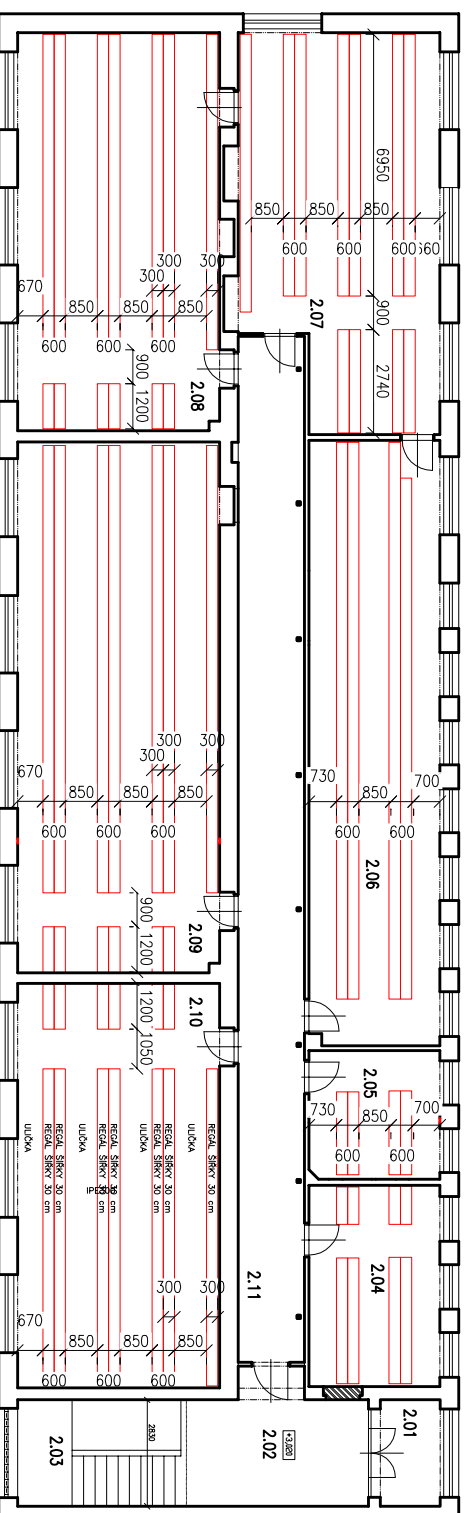

LEGENDA

- KONSTRUKCE OBJEKTU
- REGALOVÝ SYSTÉM

PŮDORYS 3.NP – ROZMÍSTĚNÍ REGALŮ NA PLOŠE DEPOZITÁŘE

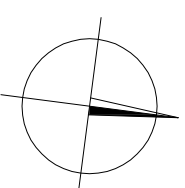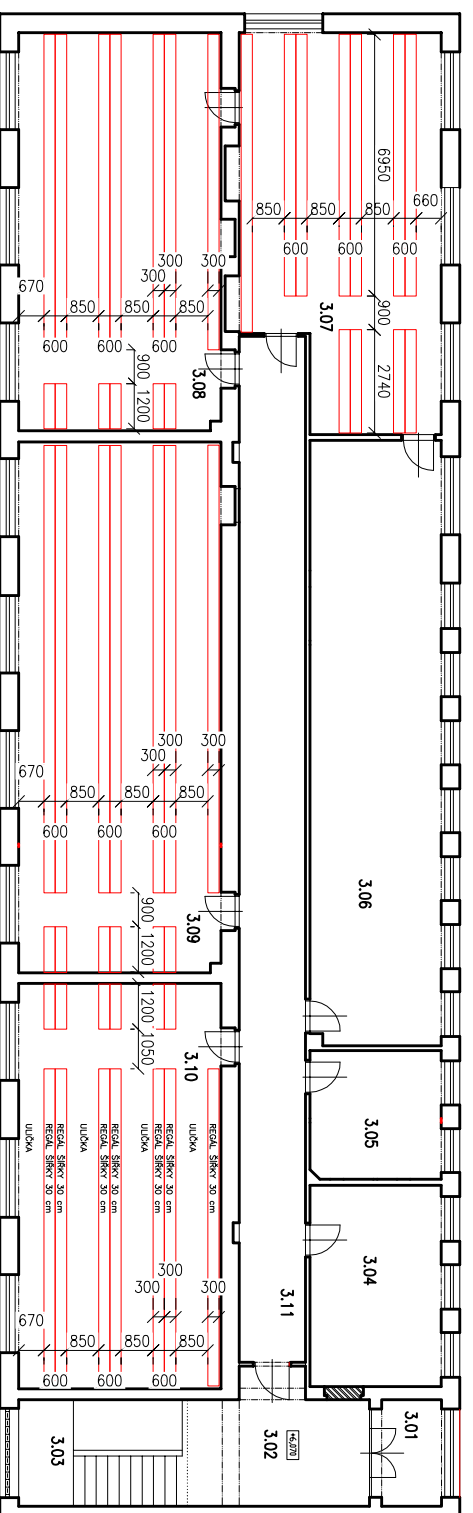

Vypracoval:	Zodp. projektant:	Kontroloval:
Radek Tušil <i>Tušil</i>	ing. Pavel Janda <i>Pavel Janda</i>	ing. Michal Procházka <i>Procházka</i>
Kraj:	Tratový úsek/Obec:	
Pardubický	Pardubice	
Investor		
Krajská knihovna v Pardubicích PO Pl., Pernštyňské náměstí 77, Pardubice 53094		
Akce:		
Rekonstrukce bývalého objektu		
č.2 SOU Ohrazenice		
na Depozitář Krajské knihovny v Pardubicích		
Obsah výkresu:	Část dokumentace	Č. výkresu
NOVÝ STAV – PŮDORYSY ROZMÍSTĚNÍ REGALŮ	F.1.1.2	.14

Formát

11/2012

DPS

Č. zakázky 3110-12-097

Změna Č. kopie

Měřítko

1:200