



PŮDORYS 1.NP – ROZMÍSTĚNÍ REGALŮ NA PLOŠE DEPOZITÁŘE

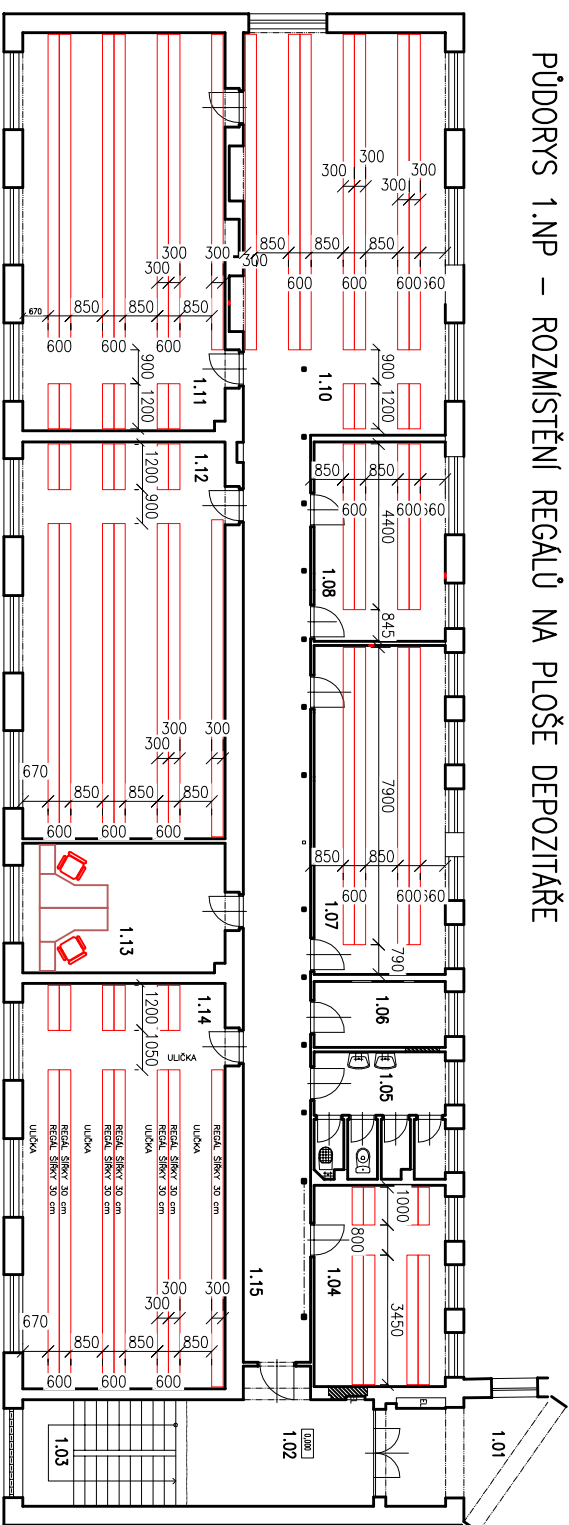

LEGENDA

-  KONSTRUKCE OBJEKTU
-  REGALOVÝ SYSTÉM



PŮDORYS 2.NP – ROZMÍSTĚNÍ REGALŮ NA PLOŠE DEPOZITÁŘE

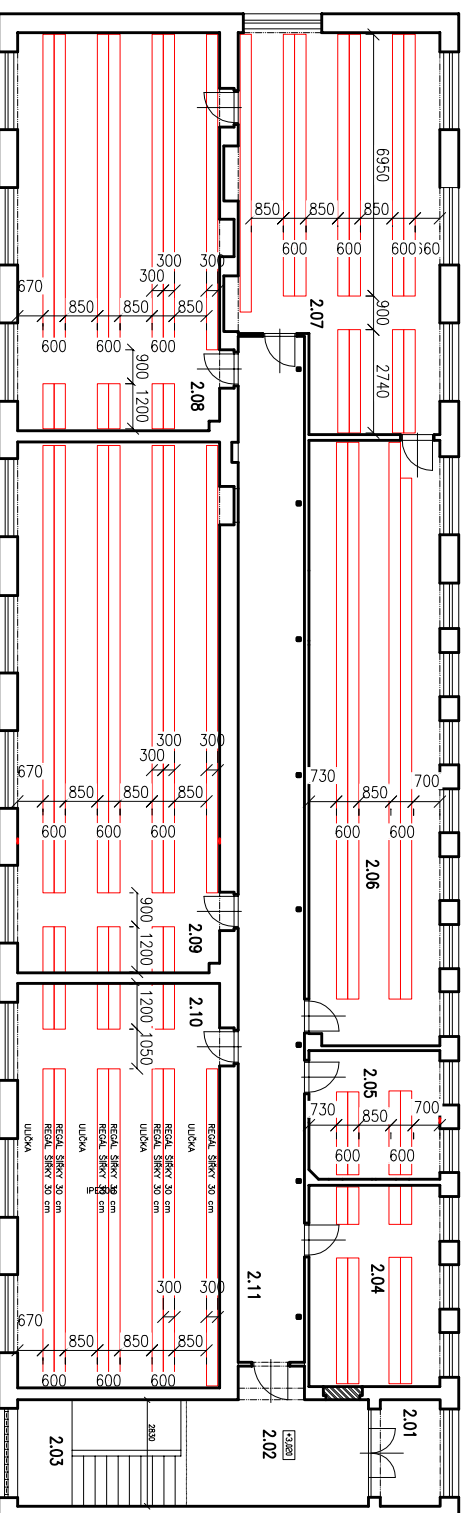


LEGENDA

-  KONSTRUKCE OBJEKTU
-  REGALOVÝ SYSTÉM

PŮDORYS 3.NP – ROZMÍSTĚNÍ REGALŮ NA PLOŠE DEPOZITÁŘE

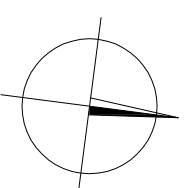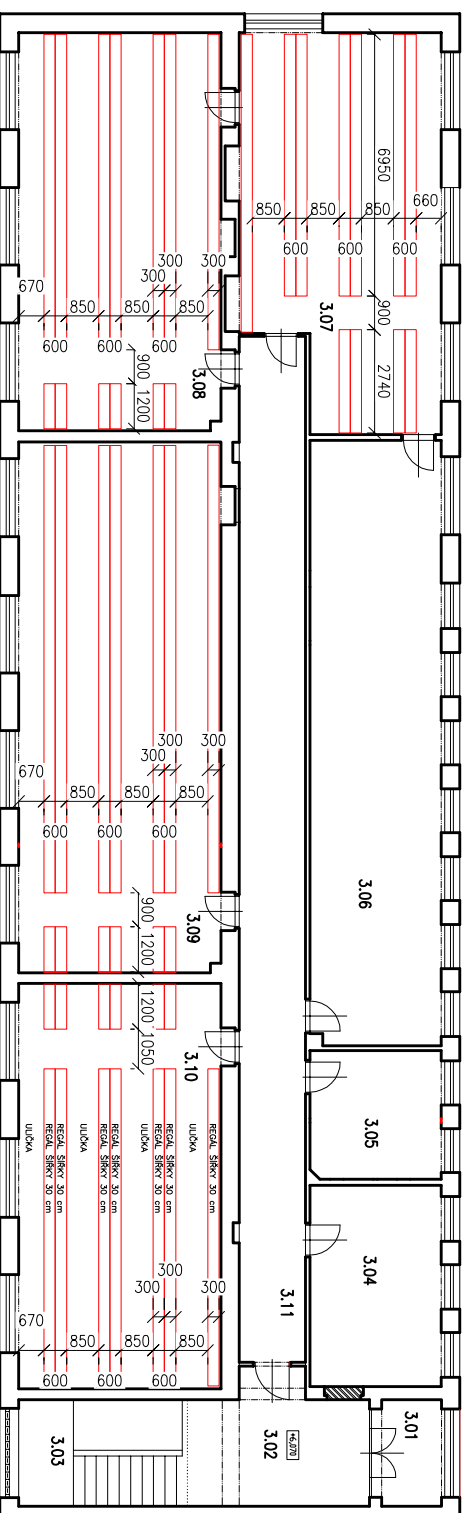

Vypracoval: *Luštil* Zodp. projektant: *P. Janda* Kontroloval: *P. Procházka*  
 Radek Tušil ing. Pavel Janda ing. Michal Procházka  
 Kraj: Pardubický Traťový úsek/Obec: Pardubice  
 Investor: Pardubický  
 Krajská knihovna v Pardubicích PO Pl., Pernštyňské náměstí 77, Pardubice 53094

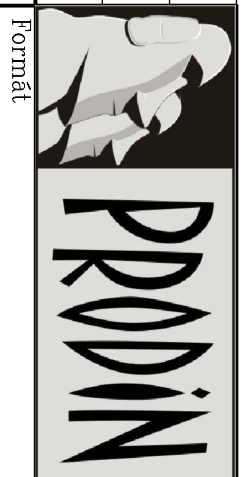

Formát: 11/2012

Datum: 11/2012

Účel: DPS

Č. zakázky: 3110-12-097

Změna: Č. kopie

Měřítko: 1:200

Obsah výkresu: Část dokumentace Č. výkresu  
 NOVÝ STAV – PŮDORYSY ROZMÍSTĚNÍ REGÁLŮ F.1.1.2 .14

Rekonstrukce bývalého objektu

č.2 SOU Ochrazenice

na Depozitář Krajské knihovny v Pardubicích